

v Nové Vsi I dne 12.03.2026

Obecní úřad Nová Ves I
O Z N A M U J E

záměr obce Nová Ves I

smluvně zřídit věcné břemeno a právo stavby k pozemkům ve vlastnictví obce

pozemky ve výlučném vlastnictví obce Nová Ves I:

- pozemek p.č. 760/41
- pozemek p.č. 1633/6

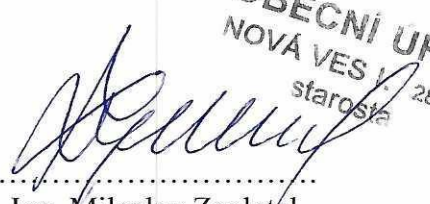
v kat. území Nová Ves I, (LV 10001) zapsáno v KN u Katastrálního úřadu pro Středočeský kraj, katastrální pracoviště Kolín.

Jedná se o stavbu ČEZ Distribuce, a.s. IV-12-6039683 - KO-kNN-Nová Ves I,Ohrada, č.parc. 760/20

Viz přiložená situace

Vyvěšeno dne : 12.3.2026

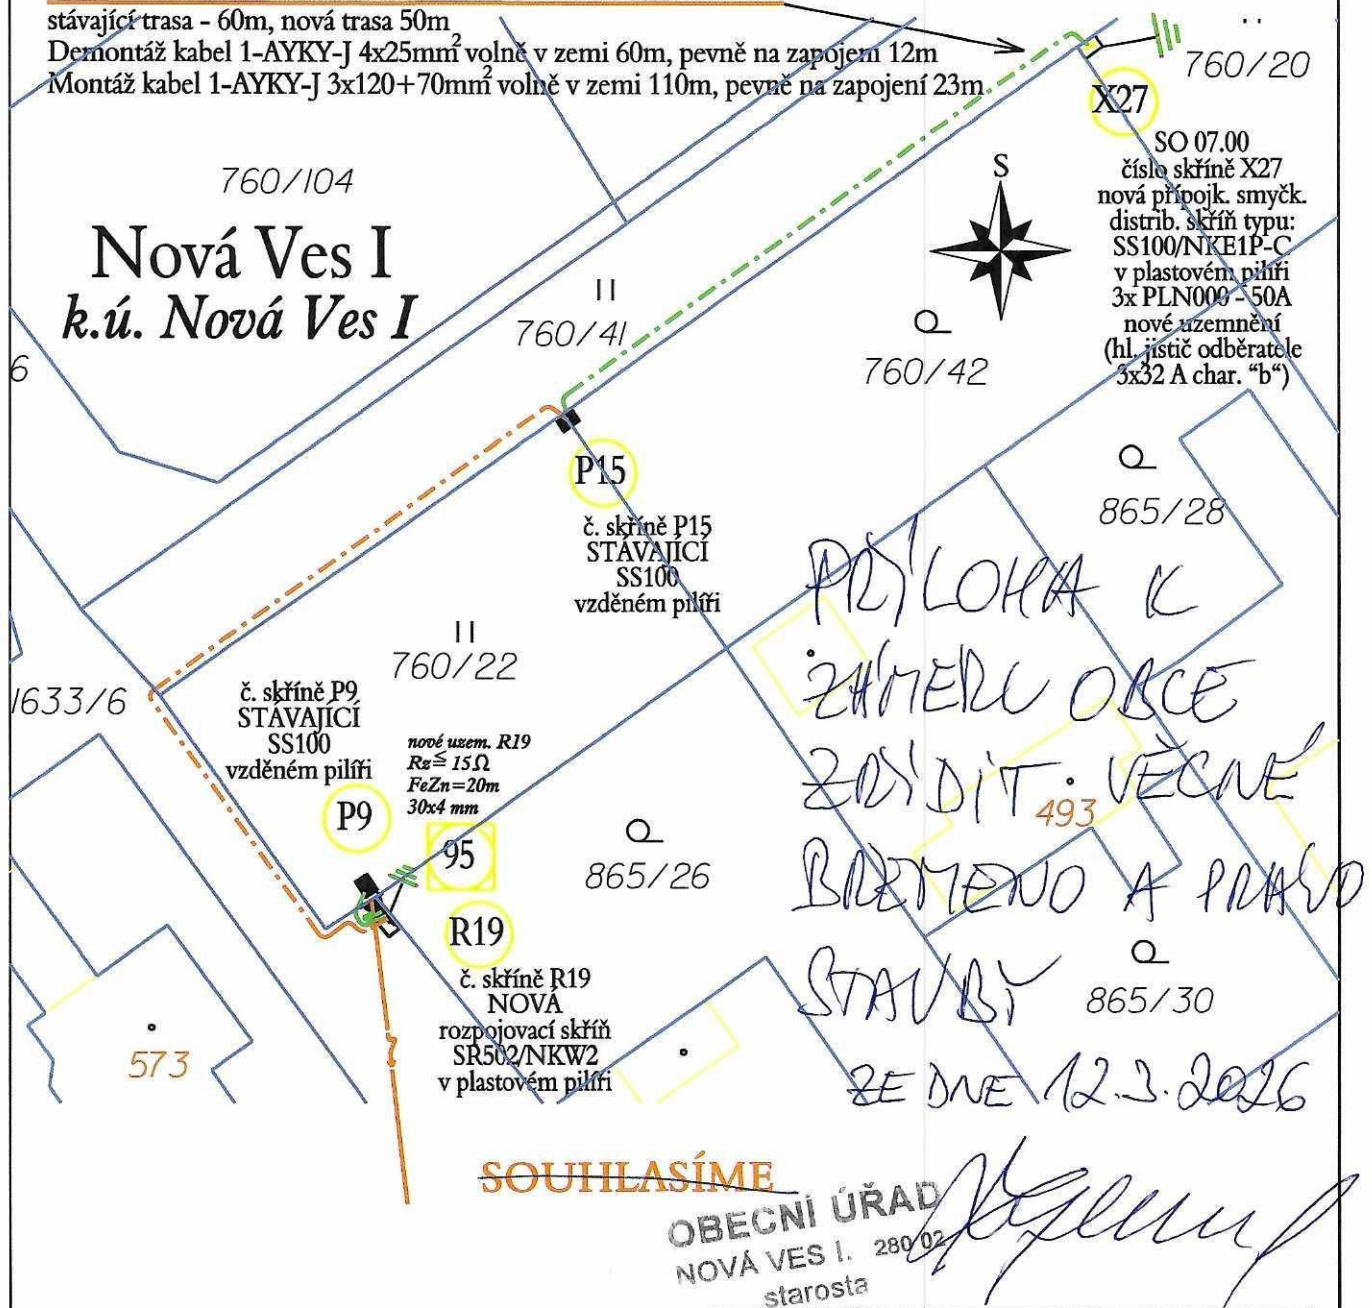
Sejmuto dne : _____


.....
Ing. Miloslav Zapletal
Starosta

OBECNÍ ÚŘAD
NOVÁ VES I
starosta 280 02

SO 07.00 - montáž nového distribučního kabelového vedení NN

stávající trasa - 60m, nová trasa 50m

Demontáž kabel 1-AYKY-J 4x25mm² volně v zemi 60m, pevně na zapojení 12mMontáž kabel 1-AYKY-J 3x120+70mm² volně v zemi 110m, pevně na zapojení 23m**Nová Ves I**
k.ú. Nová Ves I**SOUHLASÍME****OBCENÍ ÚŘAD**
NOVÁ VES I. 280/02
starosta**Obec Nová Ves I**
podpis

PAVEL VODIČKA		Dětochova 289 280 00 Žiželice nad Cidlinou IČ: 664 93 382 DIČ: CZ 7205293095		Zodpovědný projektant: Alois Salák st. v seznamu ČKAIT č. 0007793	
telefon: 602 162 224, 321 789 153 e-mail: p-vodicka@volny.cz				Vypracoval: Alois Salák e-mail: asalak@sajp.cz mobil: 777695502, tel.: 317 471 328	
KRAJ: Středočeský	OKRES: Kolín	OBCENÍ ÚŘAD: Nová Ves I	STAVEBNÍ ÚŘAD: Kolín	ARCHIVNÍ ČÍSLO: 739-04/2026	
Název stavby: KO-kNN-Nová Ves I, Ohrada, č.parc. 760/20				Číslo požadavku: 4122559291	
Část stavby: SO06.00 - ÚPRAVA STÁV. VENK. VED. NN - Mont. nového venk. kabel. svodu NN 1kV SO 07.00 - MONTÁŽ NOVÉHO DISTRIB. ZEMNÍHO KABEL. VED. NN 1 KV				Stupeň dokumentace: P.S.-DPS pro výstavbu	
Objednatel: Radek Liska		Investor: ČEZ Distribuce, a.s., Teplická 874/8 405 02 Děčín IV-Podmokly DIČ: CZ24729035 IČ: 24729035		Měřítko: 1:500	Uloženo jako: 02-noiva.ves.mon.knn.dps.dgn
ČEZ Distribuce, a.s., Teplická 874/8 405 02 Děčín IV-Podmokly				Datum: 12/2025	Číslo výkresu: W-446-kNN-MON
				Číslo SOD ČEZ: 4540204085	Číslo stavby ČEZ: IV-12-6039683