

NOVÁ VES I



Katastr Nová Ves I

PŘÍLOHA K ZÁMĚRU ODCENOVÁNÍ VĚCNÉ DĚLENÍ A PRAVO STAVBY

SR 502 RB

6/3 2023

Nová skříň SR502 místo SR402

Nová skříň SS200/NKE1

Stávající kabel NN-distribuční

Nový kabel AYKY 3x120/70

Číslo katastru, vlastník nemovitosti

Hranice KM mapy, budovy

Oplocení, ohradník

Uzerměnění

Veřejné osvětlení

CETIN-telefon

Vjezd, překop, protlak komunikace

50

OBECE NI ÚŘAD
NOVÁ VES I, 280 02
starosta

č. X30 SS100

POZOR! Stávající podzemní zařízení zakresleno pouze orientačně. Před započítáním výkopových prací nutno vyfýčit.

Skrín SS100/NKE1 je v celoplastovém kompaktním provedení, elektroměrovou skříň hradi odběratel. Dodržet technologický postup-zapiskování 300mm nad upravený terén!

Při styku podzemních i nadzemních zařízení dodržet zejména ČSN 73 6005, ČSN 33 3301 a ČSN 33 2000-5-52


Ochrana před nebezpečným dotykem dle PNE 33 0000-1 pro zařízení do 1000V samočinným odpojením vadné části od zároje použitím nadproudových jističích prvků v síti TN - C.

Stavba v zastavěném území

Jako vlastníci pozemku parc.č. st.122, 1592/16, 804/2, 804/1, 760/92, 760/96, 1615/30, 760/93

souhlasíme se stavbou
Obec Nová Ves I


Projektování elektrických zařízení	KAREL VANÍČEK ENERGO FINAL Ptačnická 200, 281 03 Rodnín
KRESLIL: Ing. M. Böhm	OPROVEDNÝ PROJEKTANT: Ing. M. Böhm
UŽÍVNÍ SPRÁVA: OÚ Nová Ves I	OKRES: Kolín
INVESTOR: ČEZ Distribuce a.s., Teplická 874/8, Děčín IV	STUPEŇ: P.S.
STAVBA:	MĚŘÍTKO: 1:300
ČÍSLO STAVBY: IV-12-6032828	FORMÁT: A3
	SITUACE: Montážní výkres
	ČÍSLO VÝKRESU: B 633

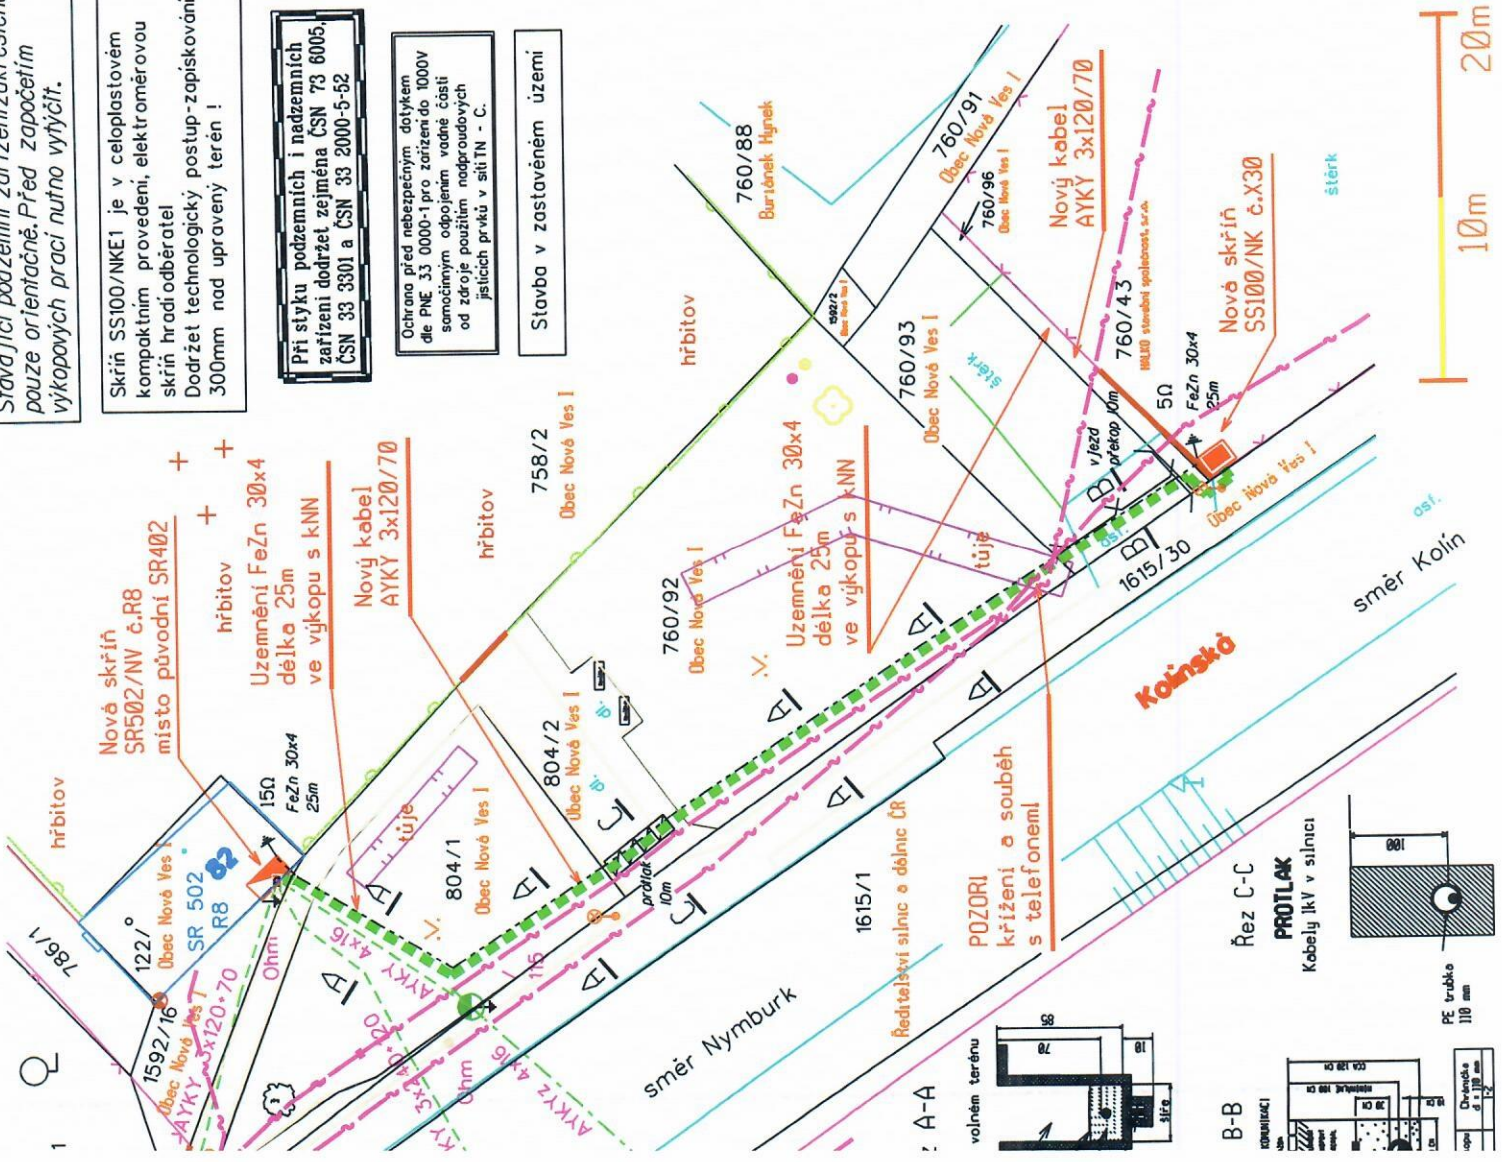

POZOR! křížení a souběh s telefonem!

Redukční sílnic a oálnic ČR

volném terénu

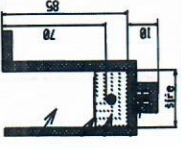

Řez C-C

PROTLAK
Kabely 1kV v sílnici

